
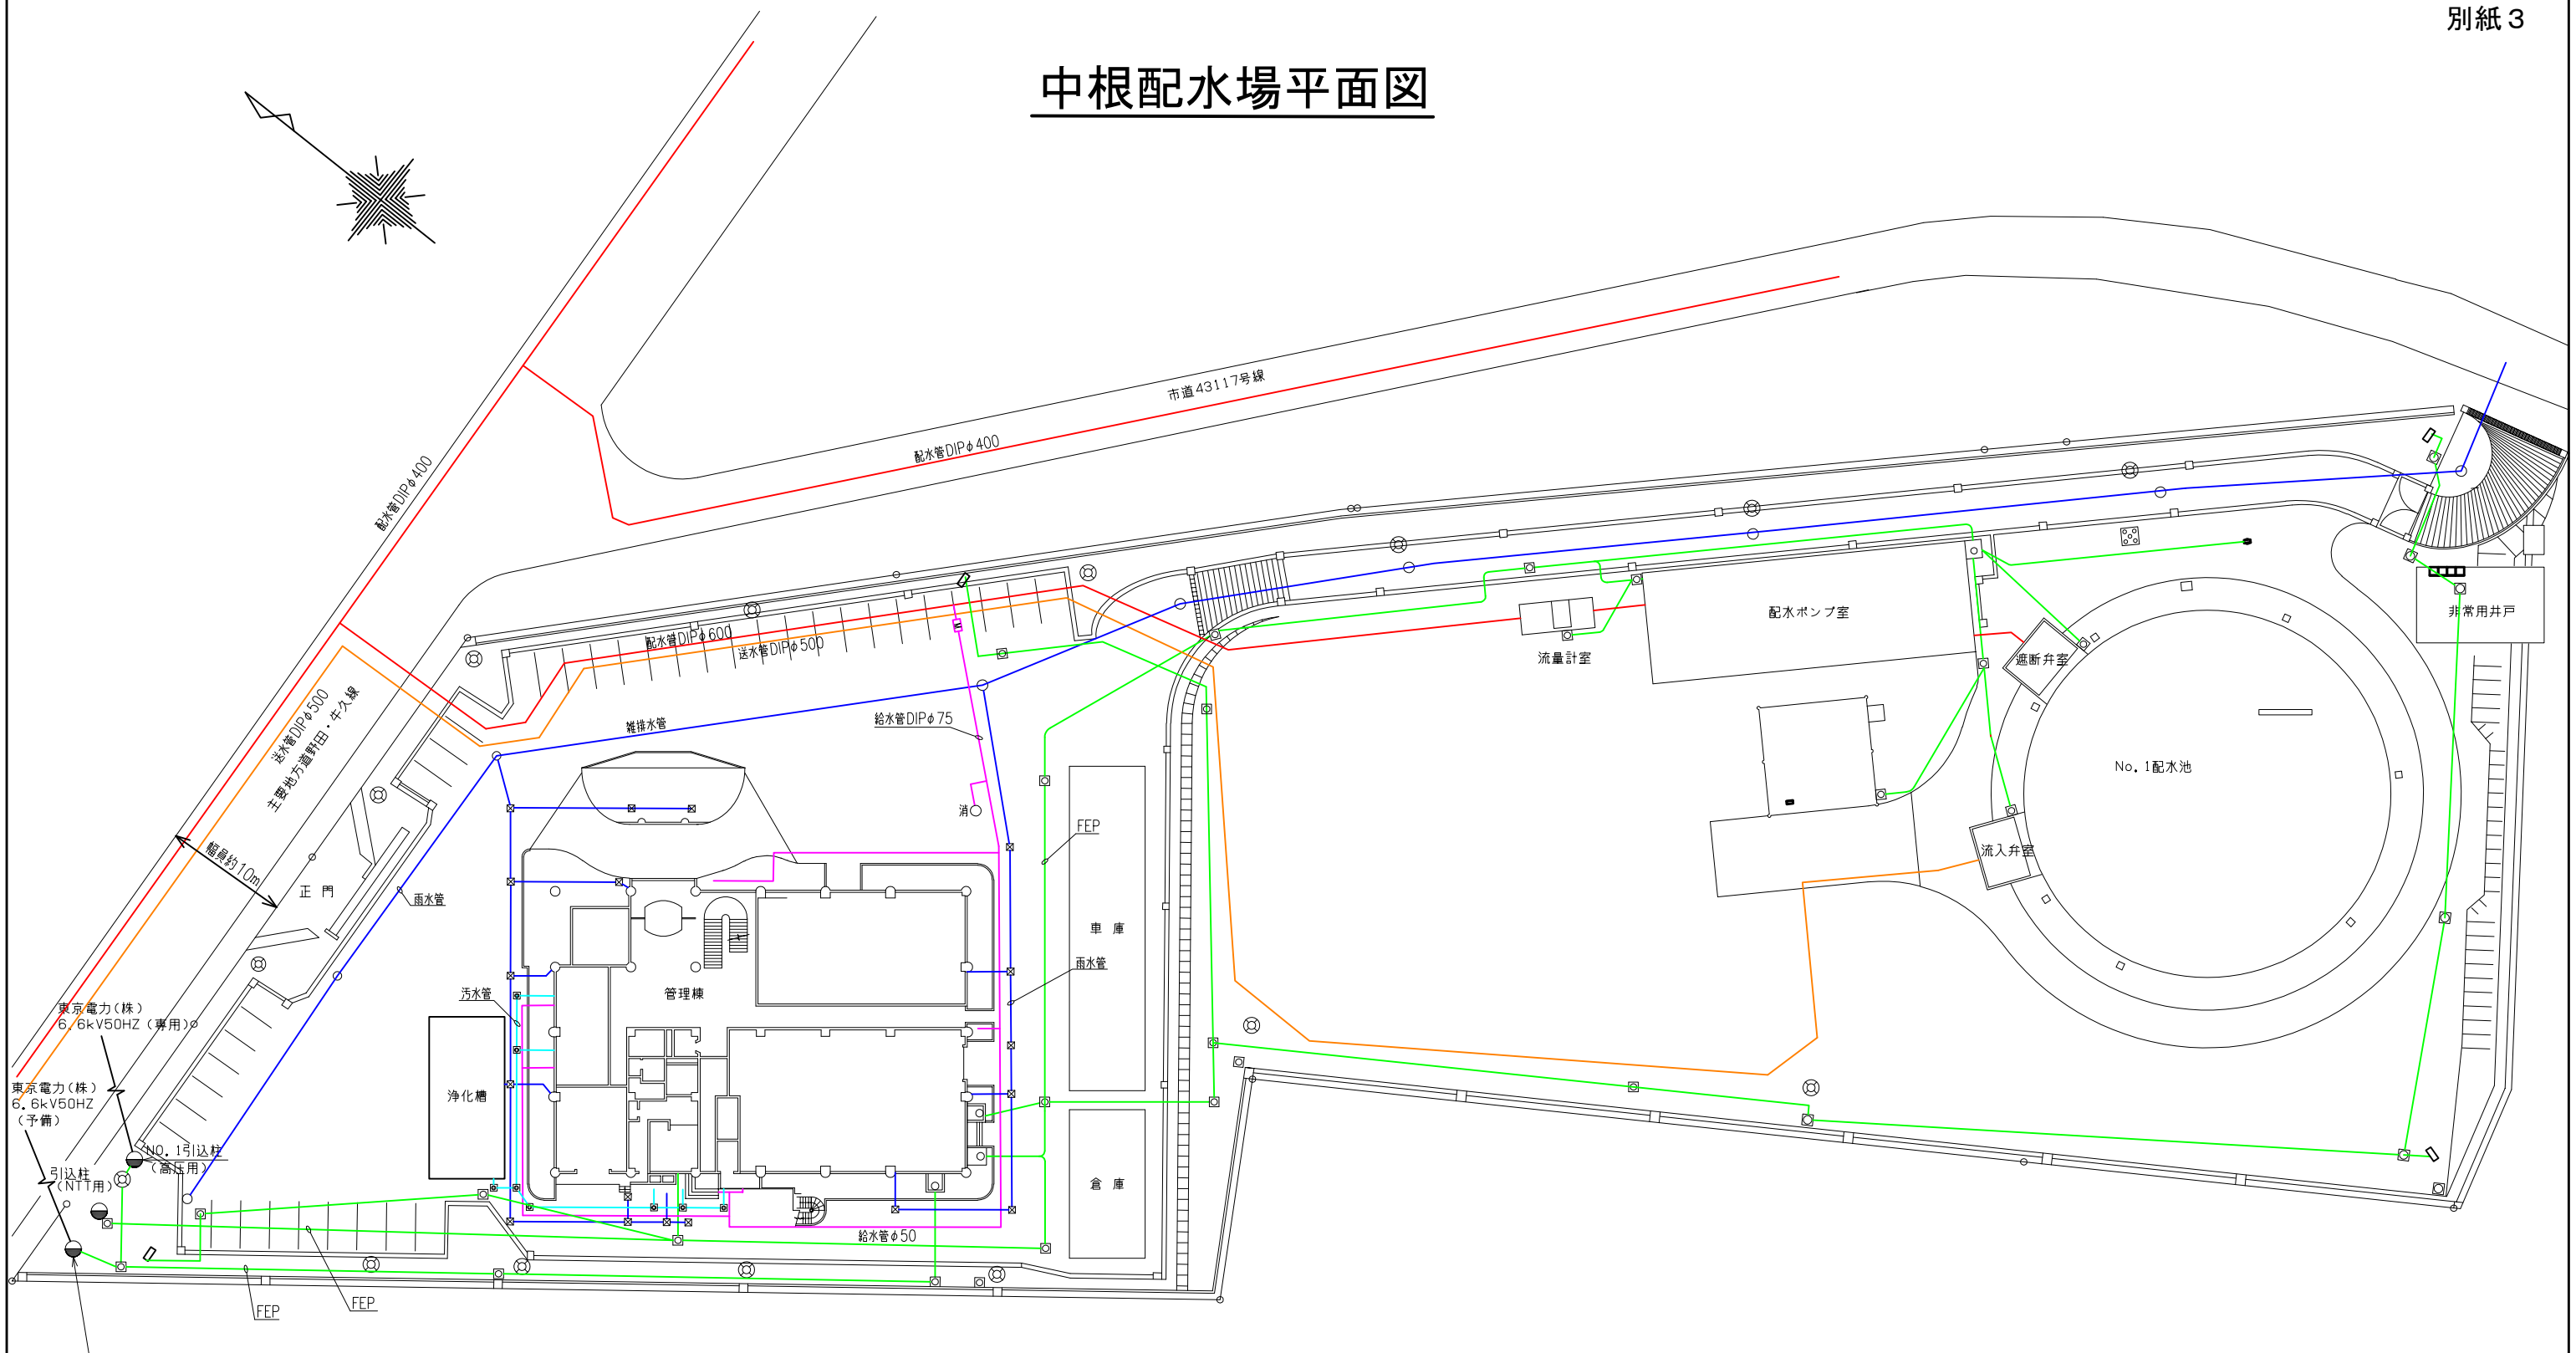


中根配水場平面図

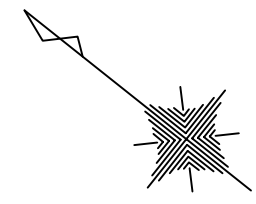

—	配水管
—	送水管
—	給水管
—	雨水雑排水管
—	汚水管
—	電線管

委託名	令和元年度
施設名	中根配水場
施設場所	野田市中根324番地
図面種別	インフラ接続図
図面番号	全 葉のうち第 号
縮尺	1/300
野田市水道部	