
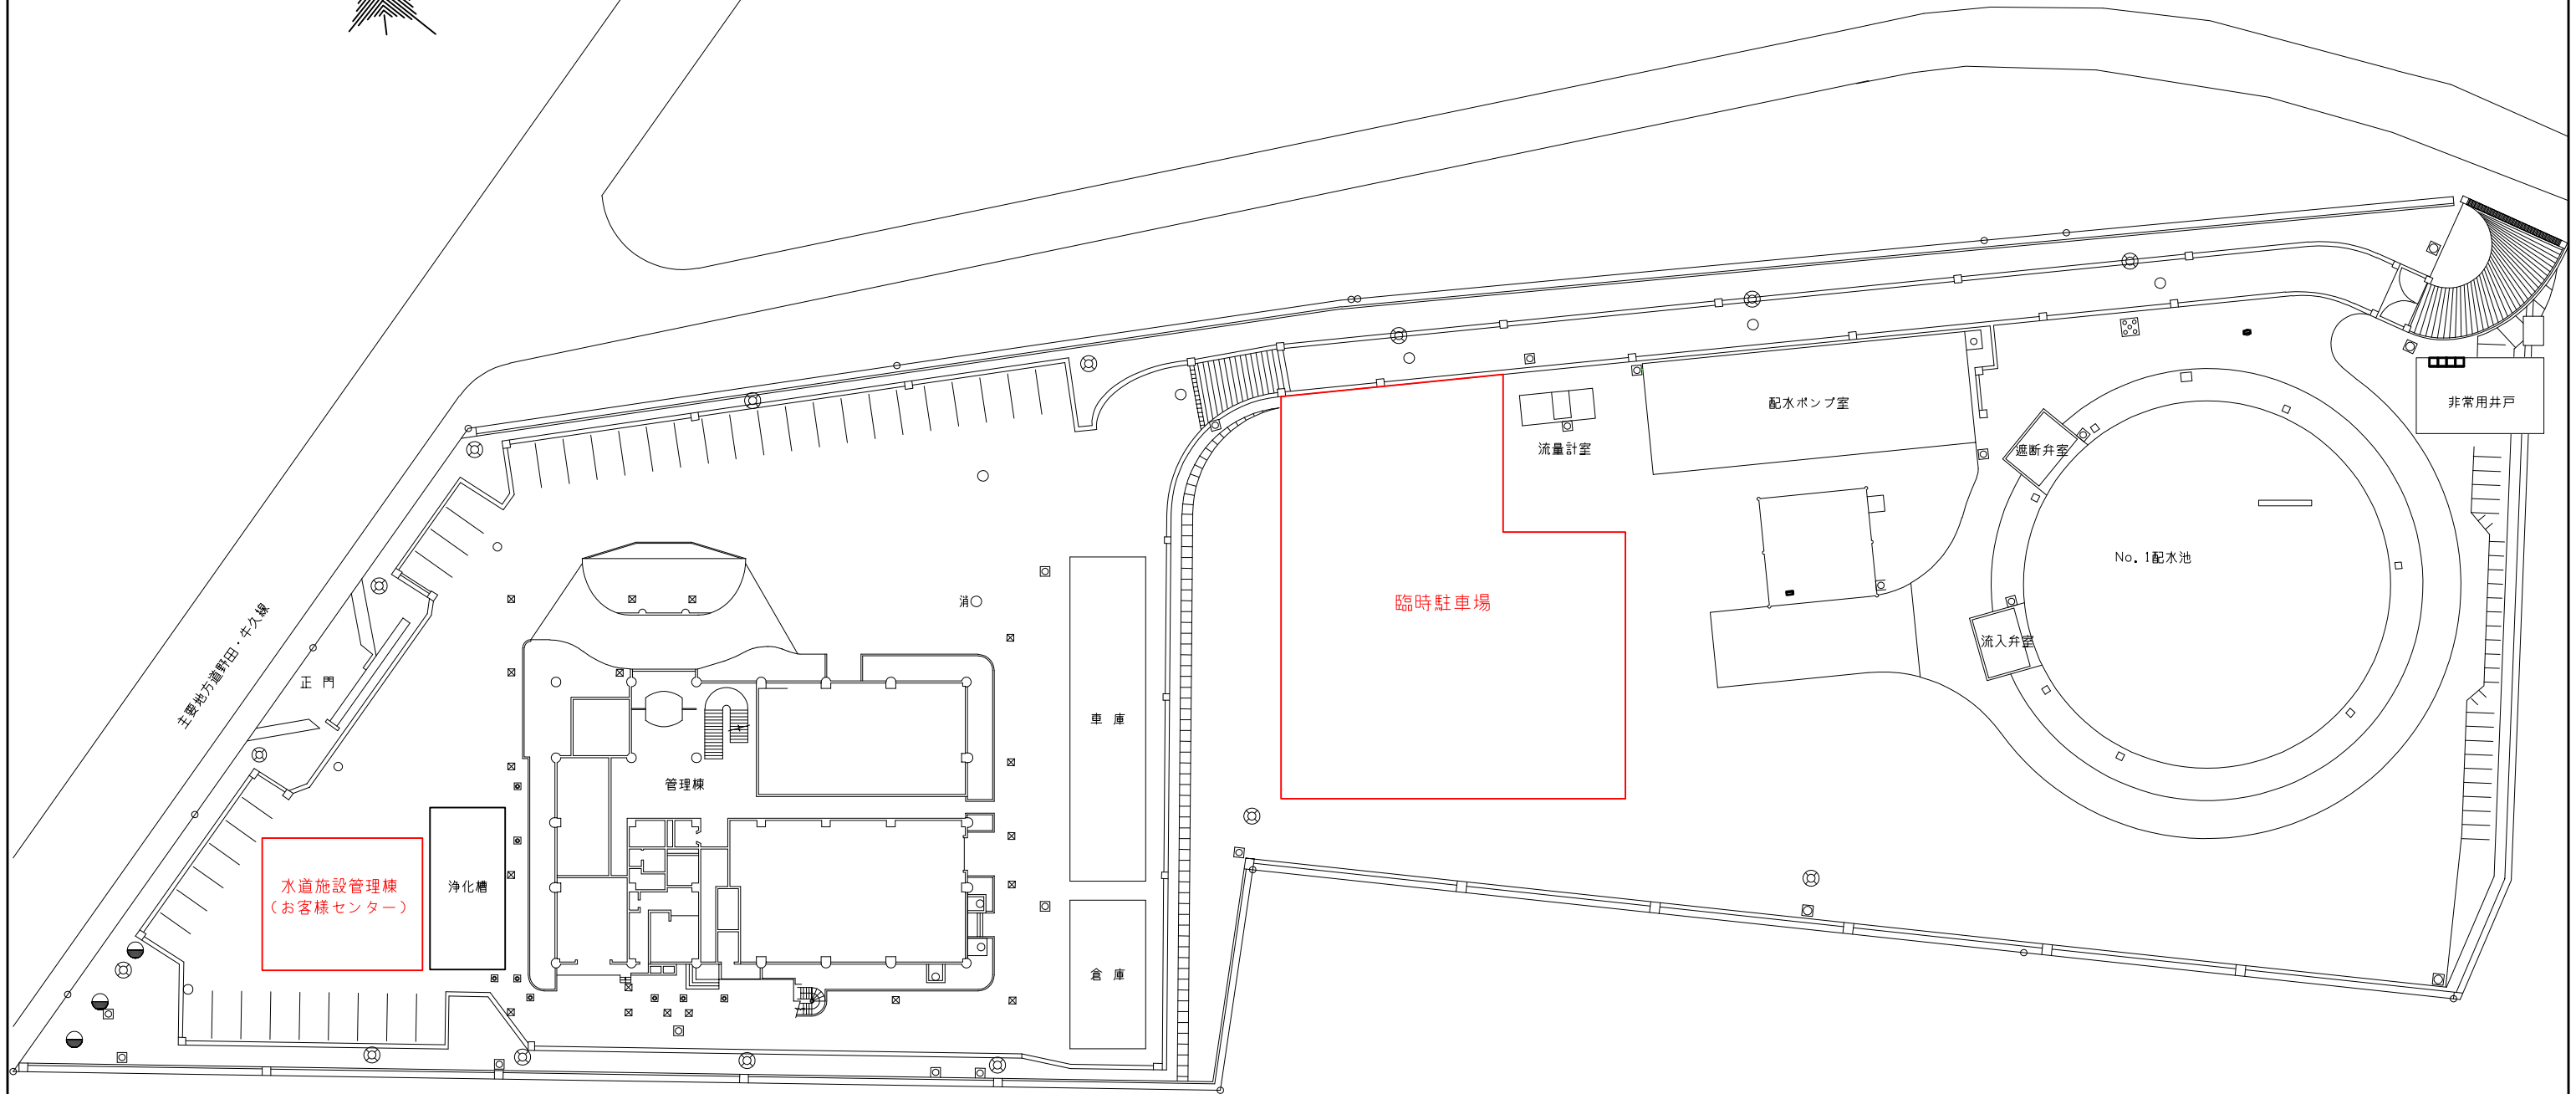


中根配水場平面図

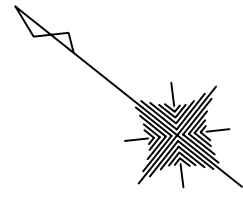

委託名	令和元年度
施設名	中根配水場
施設場所	野田市中根324番地
図面種別	敷地図
図面番号	全葉のうち第号
縮尺	1/300
野田市水道部	